


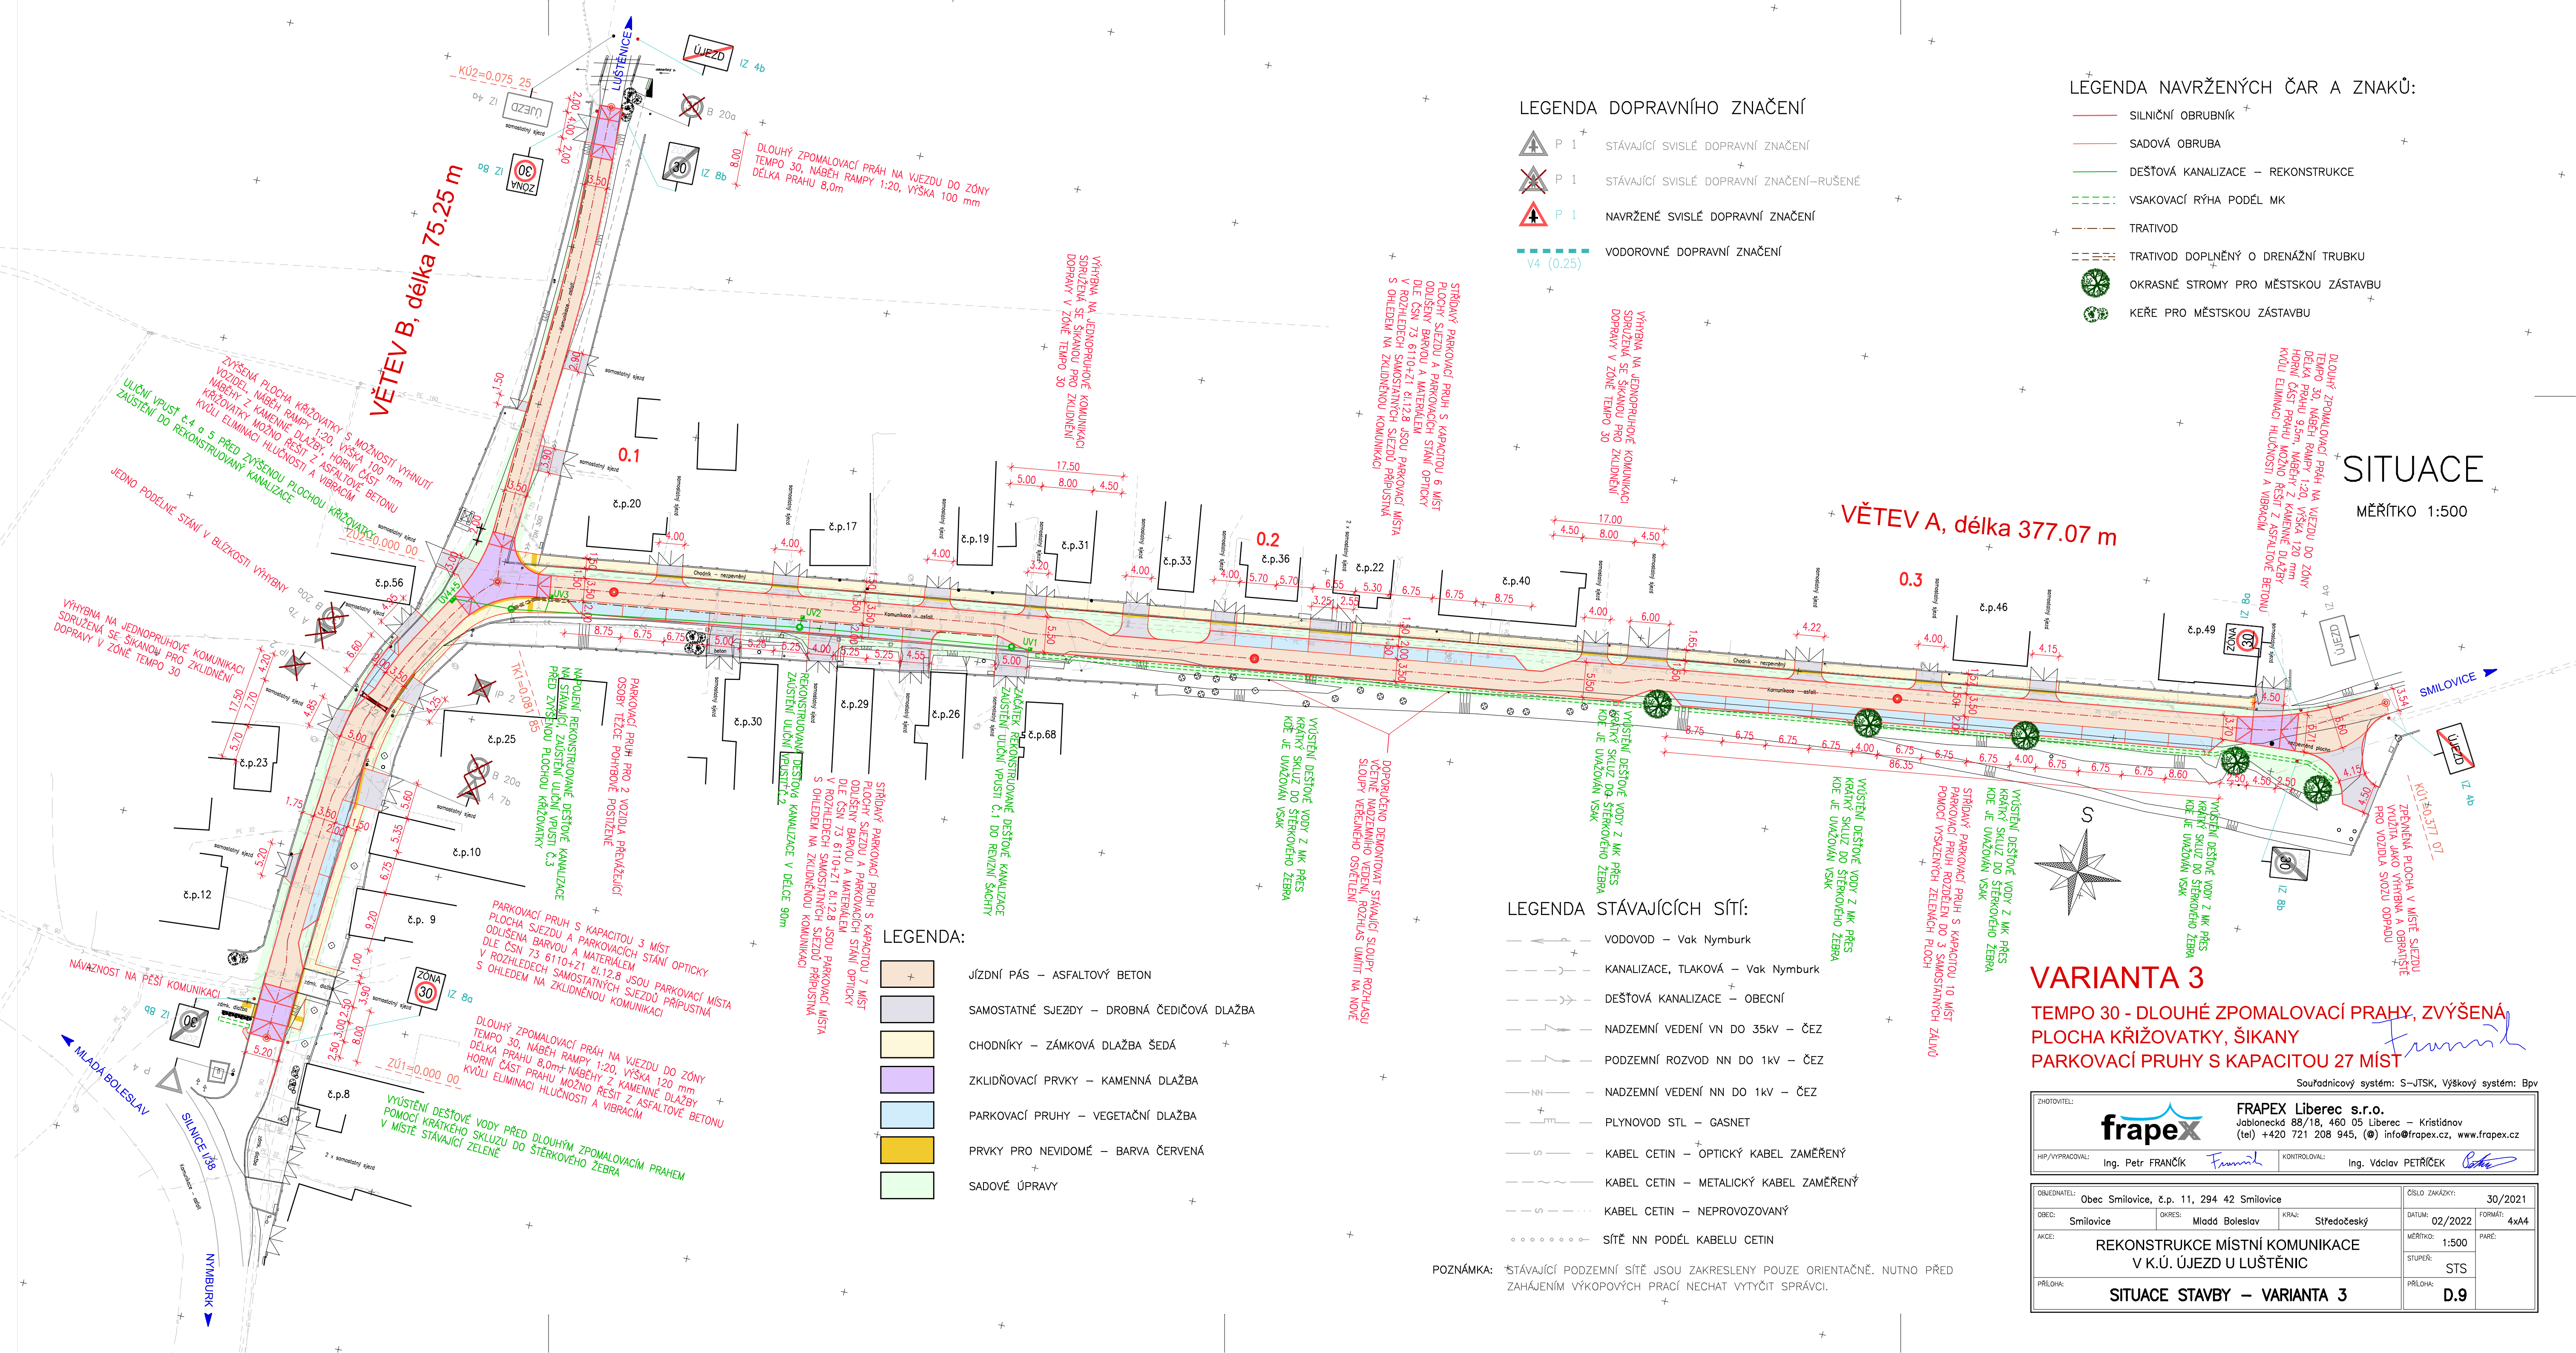

LEGENDA NAVRŽENÝCH ČAR A ZNAKŮ:

- SILNIČNÍ OBRUBNÍK
- SADOVÁ OBRUBA
- DEŠŤOVÁ KANALIZACE – REKONSTRUKCE
- VSÁKOVACÍ RÝHA PODÉL MK
- TRATIVOD
- TRATIVOD DOPLNĚNÝ O DRENÁŽNÍ TRUBKU
- OKRASNÉ STROMY PRO MĚSTSKOU ZÁSTAVBU
- KEŘE PRO MĚSTSKOU ZÁSTAVBU

SITUACE

MĚŘÍTKO 1:500

LEGENDA DOPRAVNÍHO ZNAČENÍ

- P 1 STÁVAJÍCÍ SVISLÉ DOPRAVNÍ ZNAČENÍ
- P 1 STÁVAJÍCÍ SVISLÉ DOPRAVNÍ ZNAČENÍ–RUŠENÉ
- P 1 NAVRŽENÉ SVISLÉ DOPRAVNÍ ZNAČENÍ
- V4 (0.25) VODOROVNÉ DOPRAVNÍ ZNAČENÍ

LEGENDA STÁVAJÍCÍCH SÍTÍ:

- VODOVOD – Vak Nymburk
- KANALIZACE, TLAKOVÁ – Vak Nymburk
- DEŠŤOVÁ KANALIZACE – OBECNÍ
- NADZEMNÍ VEDENÍ VN DO 35kV – ČEZ
- PODZEMNÍ ROZVOD NN DO 1kV – ČEZ
- NADZEMNÍ VEDENÍ NN DO 1kV – ČEZ
- PLYNOVOD STL – GASNET
- KABEL CETIN – OPTICKÝ KABEL ZAMĚŘENÝ
- KABEL CETIN – METALICKÝ KABEL ZAMĚŘENÝ
- KABEL CETIN – NEPROVOZOVANÝ
- SÍTĚ NN PODÉL KABELU CETIN

LEGENDA:

- JÍZDNÍ PÁS – ASFALTOVÝ BETON
- SAMOSTATNÉ SJEZDY – DROBNÁ ČEDIČOVÁ DLAŽBA
- CHODNÍKY – ZÁMKOVÁ DLAŽBA ŠEDÁ
- ZKLIDŇOVACÍ PRVKY – KAMENNÁ DLAŽBA
- PARKOVACÍ PRUHY – VEGETAČNÍ DLAŽBA
- PRVKY PRO NEVIDOMÉ – BARVA ČERVENÁ
- SADOVÉ ÚPRAVY

POZNÁMKA: *STÁVAJÍCÍ PODZEMNÍ SÍTĚ JSOU ZAKRESLENY POUZE ORIENTAČNĚ. NUTNO PŘED ZAČÁTKEM VÝKOPOVÝCH PRACÍ NECHAT VYTÝČIT SPRÁVCI.

VARIANTA 3

TEMPO 30 - DLOUHÉ ZPOMALOVACÍ PRAHY, ZVÝŠENÁ PLOCHA KŘIŽOVATKY, ŠIKANY PARKOVACÍ PRUHY S KAPACITOU 27 MÍST

Souřadnicový systém: S–JTSK, Výškový systém: BpV

ZHOŤOVITEL:		FRAPEX Liberec s.r.o.	
HÍP/VYPRACOVAL:		Jablonecká 88/18, 460 05 Liberec – Kristiánov	
KONTROLOVAL:		(tel) +420 721 208 945, (e) info@frapex.cz, www.frapex.cz	
OBEDNATEL:		Obec Smilovice, č.p. 11, 294 42 Smilovice	
OBEC:		Smilovice	
OKRES:		Mladá Boleslav	
KRAJ:		Středočeský	
AKCE:		REKONSTRUKCE MÍSTNÍ KOMUNIKACE V K.Ú. ÚJEZD U LUŠTĚNÍC	
PŘÍLOHA:		SITUACE STAVBY – VARIANTA 3	
ČÍSLO ZAKÁZKY:		30/2021	
DATUM:		02/2022	
MĚŘÍTKO:		1:500	
STUPEŇ:		STS	
PŘÍLOHA:		D.9	